
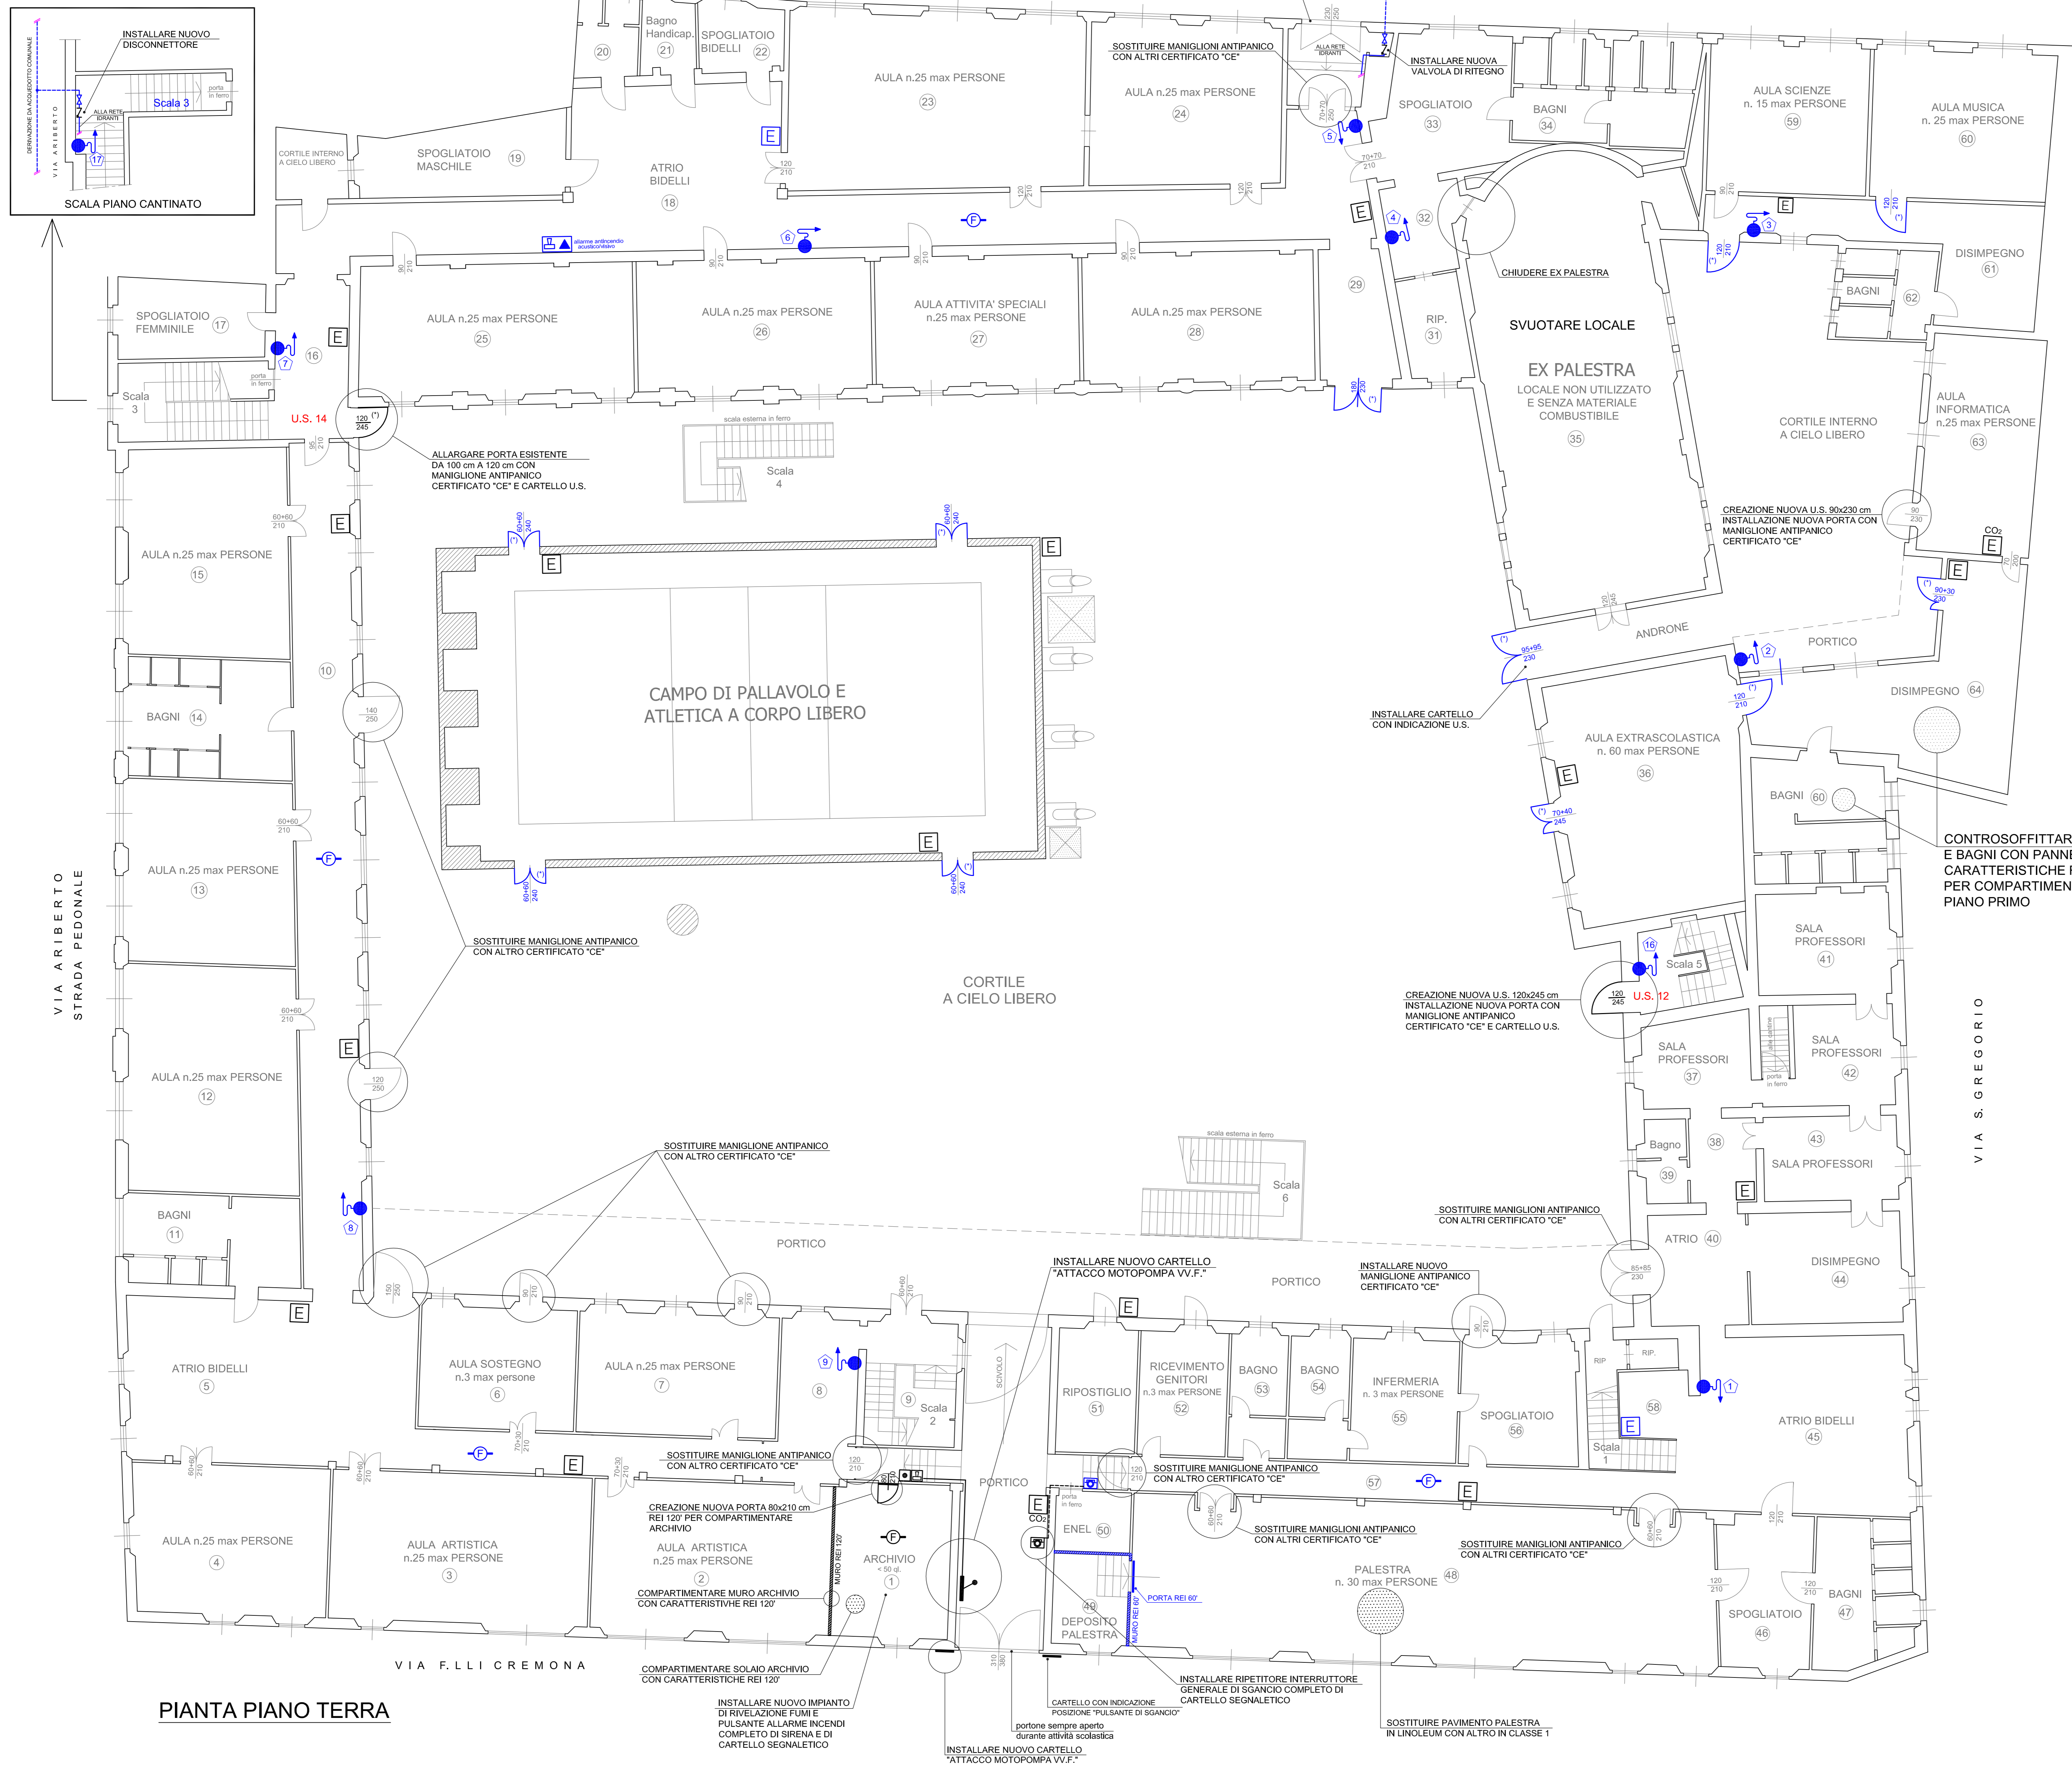


VIA MUTO DELL' ACCIA AL COLLO
STRADA PEDONALE

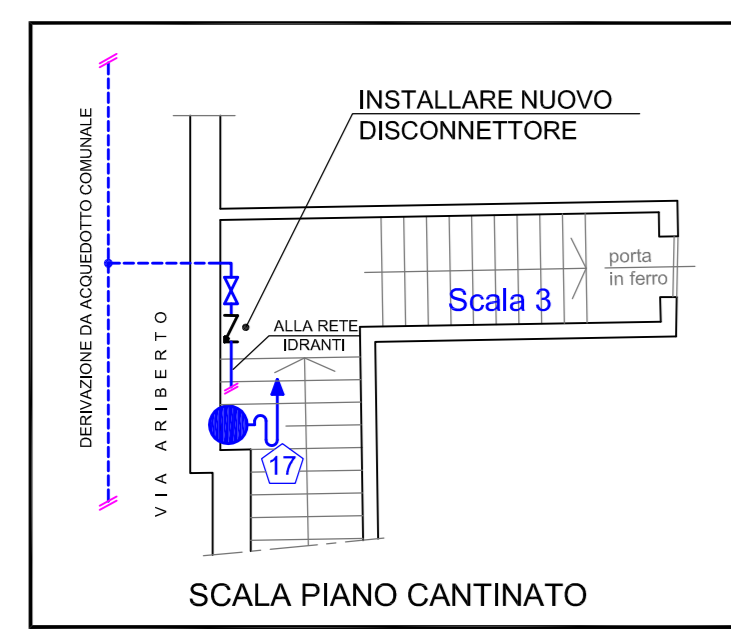

PIANTA PIANO TERRA

LEGENDA APPARECCHIATURE ESISTENTI

- IDRANTE A MURO UNI 45 COMPLETA DI CASSETTA IN ALLUMINIO, LANCIA FRAZIONATRICE IN RAME ED OTTONE CON BOCCHIELLO 12 mm, MANICHETTA 25 mm E CARTELLO SEGNALETICO (Norma UNI 10779/2014)
- IDENTIFICAZIONE IDRANTE A MURO UNI 45
- ESTINTORE A POLVERE 6 Kg CLASSE DI FUOCO 55A-233BC COMPLETO DI CARTELLO SEGNALETICO
- INTERRUTTORE DI SGANCIO DI EMERGENZA IMPIANTO ELETTRICO COMPLETO DI CARTELLO SEGNALETICO
- PORTA MUNITA DI MANIGLIONE ANTIPANICO OMOLOGATO "CE"
- RIVELATORE DI FUMO
- SISTEMA DI ALLARME ANTINCENDIO ACUSTICO/VISIVO AD AZIONAMENTO MANUALE

LEGENDA APPARECCHIATURE NUOVA INSTALLAZIONE

- ATTACCO DI MANDATA ORIZZONTALE PER AUTOPOMPA V.V.F. CONFORME UNI 10779 COMPLETO DI CARTELLO SEGNALETICO
- ESTINTORE A POLVERE 6 Kg CLASSE DI FUOCO 55A-233BC COMPLETO DI CARTELLO SEGNALETICO
- ESTINTORE PORTATILE A CO2 CLASSE 113BC, COMPLETO DI CARTELLO SEGNALETICO E DA INSTALLARE IN PROSSIMITA' DEI QUADRI ELETTRICI
- INTERRUTTORE DI SGANCIO DI EMERGENZA IMPIANTO ELETTRICO COMPLETO DI CARTELLO SEGNALETICO
- PULSANTE ALLARME INCENDIO COMPLETO DI SIRENA E DI CARTELLO SEGNALETICO
- RIVELATORE DI FUMO



COMUNE DI PAVIA
SETTORE LAVORI PUBBLICI E PATRIMONIO

INTERVENTI DI ADEGUAMENTO AI FINI DEL CONSEGUIMENTO DELL'AGIBILITÀ NEGLI EDIFICI SCOLASTICI: SCUOLE MEDIE [POP23]

SCUOLA MEDIA LEONARDO DA VINCI
via F.lli Cremona 13 Comune di Pavia

INDIVIDUAZIONE DEGLI INTERVENTI DI ADEGUAMENTO ALLA NORMATIVA DI PREVENZIONE INCENDI

TAVOLA
PI2

Pianta PIANO TERRA

Scala 1:100
Data Agosto 2018

I progettisti:
Studio tecnico p.i. Remo Liberailli
Comune di Pavia
ing. Adriano Sora

Il Responsabile del Procedimento
arch. Silvia Canevari

Il Dirigente Settore Lavori Pubblici e Patrimonio
arch. Mauro Merlico