


VIA MUTO DELL'ACCIA AL COLLO
STRADA PEDONALE

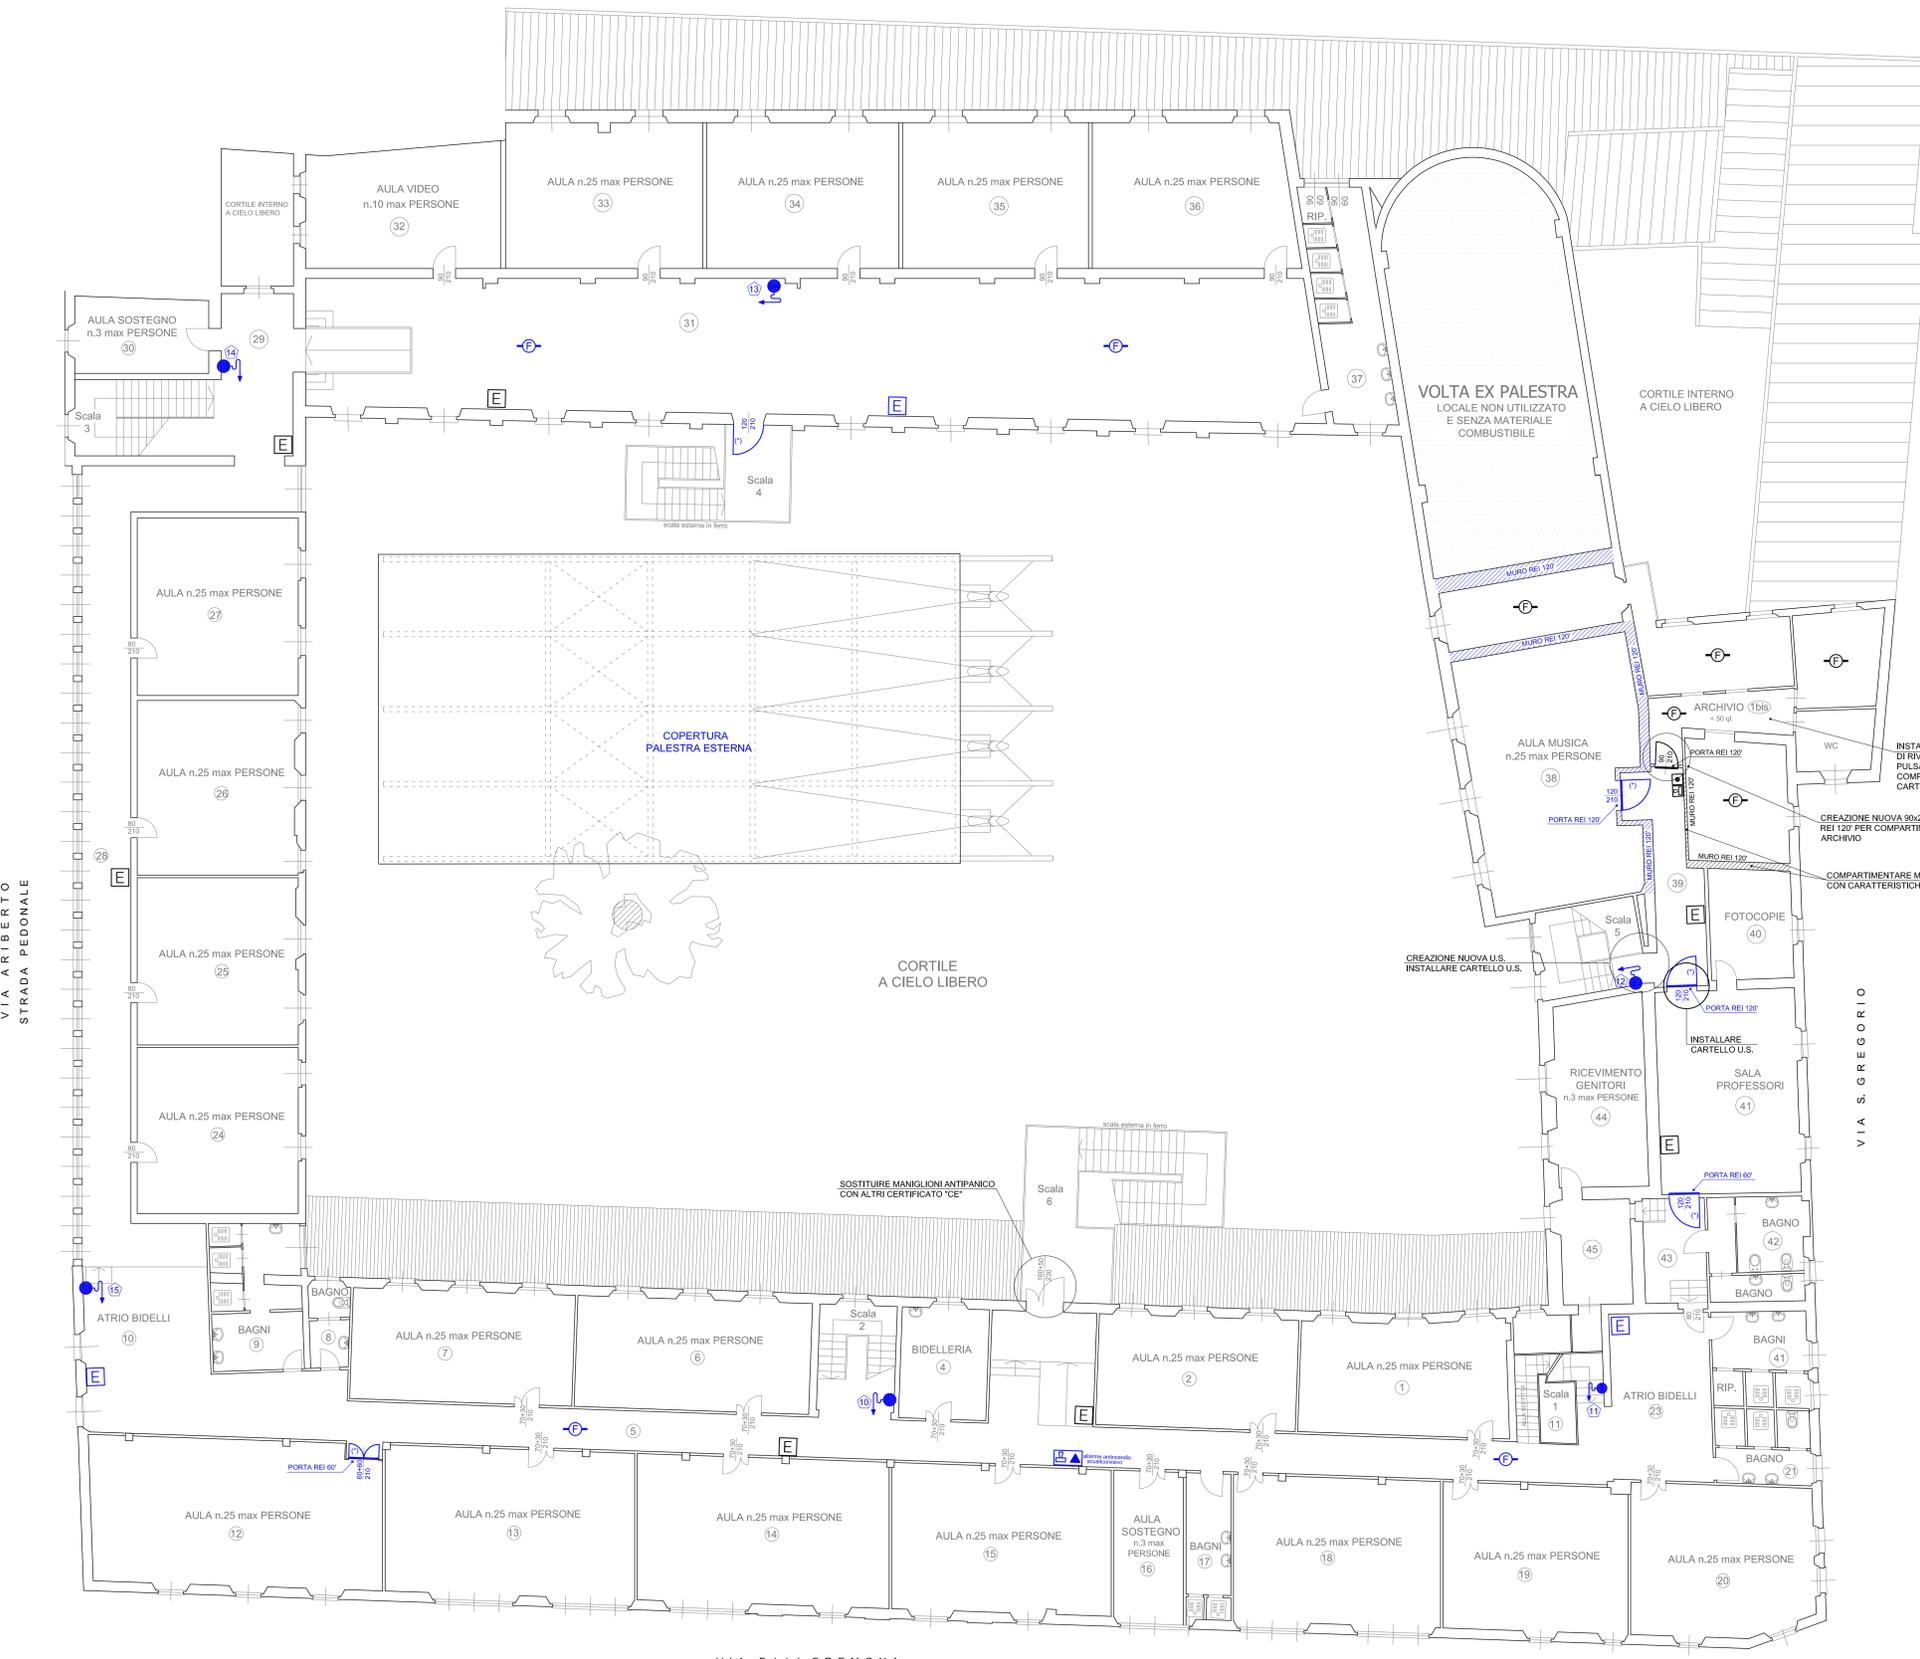

VIA ARIBERTO
STRADA PEDONALE

VIA S. GREGORIO

VIA F.LLI CREMONA


PIANTA PIANO PRIMO

- LEGENDA APPARECCHIATURE ESISTENTI**
- IDRANTE A MURO UNI 45. COMPLETA DI CASSETTA IN ALLUMINIO, LANCIA FRAZIONATRICE IN RAME ED OTTONE CON BOCCHIELLO 12 mm, MANICHETTA 25 mm e CARTELLO SEGNALETICO (Norma UNI 10779/2014)
 - IDENTIFICAZIONE IDRANTE A MURO UNI 45
 - ESTINTORE A POLVERE 6 Kg CLASSE DI FUOCO 55A-233BC COMPLETO DI CARTELLO SEGNALETICO
 - INTERRUPTORE DI SGANCIO DI EMERGENZA IMPIANTO ELETTRICO COMPLETO DI CARTELLO SEGNALETICO
 - PORTA MUNITA DI MANIGLIONE ANTIPANICO OMOLOGATO "CE"
 - RIVELATORE DI FUMO
 - SISTEMA DI ALLARME ANTINCENDIO ACUSTICO/VISIVO AD AZIONAMENTO MANUALE
- LEGENDA APPARECCHIATURE NUOVA INSTALLAZIONE**
- ESTINTORE A POLVERE 6 Kg CLASSE DI FUOCO 55A-233BC COMPLETO DI CARTELLO SEGNALETICO
 - PULSANTE ALLARME INCENDIO COMPLETO DI SIRENA E DI CARTELLO SEGNALETICO
 - RIVELATORE DI FUMO

INSTALLARE NUOVO IMPIANTO DI RIVELAZIONE FUMI E PULSANTE ALLARME INCENDI COMPLETO DI SIRENA E DI CARTELLO SEGNALETICO

CREAZIONE NUOVA 80x210 cm REI 120 PER COMPARTIMENTARE ARCHIVIO

COMPARTIMENTARE MURI ARCHIVIO CON CARATTERISTICHE REI 120

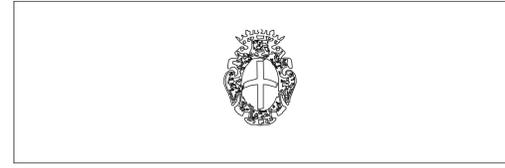

COMUNE DI PAVIA
SETTORE LAVORI PUBBLICI E PATRIMONIO

INTERVENTI DI ADEGUAMENTO AI FINI DEL CONSEGUIMENTO DELL'AGIBILITÀ NEGLI EDIFICI SCOLASTICI: SCUOLE MEDIE [POP023]

SCUOLA MEDIA LEONARDO DA VINCI
via Flli Cremona 13 Comune di Pavia

INDIVIDUAZIONE DEGLI INTERVENTI DI ADEGUAMENTO ALLA NORMATIVA DI PREVENZIONE INCENDI

Pianta PIANO PRIMO

TAVOLA
PI3

Scala 1:100	Data Agosto 2018	
I progettisti: Studio tecnico p.i. Remo Liberailli Comune di Pavia ing. Adriano Sora	Il Responsabile del Procedimento arch. Silvia Canevari	Il Dirigente Settore Lavori Pubblici e Patrimonio arch. Mauro Mericco