


LEGENDA

- E ESTINTORE POLVERE 6 KG
- PULSANTE DI EMERGENZA
- E C02 ESTINTORE CO2 6 KG
- IDRANTE A MURO DN45
- ATTACCO PER AUTOPOMPA
- USCITA VERSO IL BASSO
- USCITA DI SICUREZZA ORIZZONTALE
- NUOVO INTERVENTO

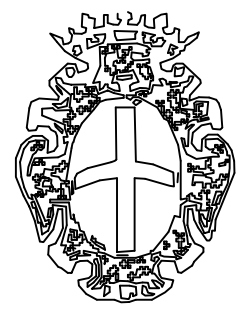

COMUNE DI PAVIA
SETTORE LAVORI PUBBLICI E PATRIMONIO

INTERVENTI DI ADEGUAMENTO AI FINI DEL CONSEGUIMENTO
DELL'AGIBILITÀ NEGLI EDIFICI SCOLASTICI: SCUOLE MEDIE
[POP023]

SCUOLA MEDIA CASORATI
via Volta 17 Comune di Pavia

INDIVIDUAZIONE DEGLI INTERVENTI DI ADEGUAMENTO
ALLA NORMATIVA DI PREVENZIONE INCENDI

Pianta PIANO TERRA E INTERRATO

TAVOLA
PI7

Scala
1:100

Data
Agosto 2018


I progettisti:
Studio tecnico p.i. Remo Liberali
Comune di Pavia
ing. Adriano Sora

Il Responsabile del
Procedimento
arch. Silvia Canevari

Il Dirigente Settore Lavori Pubblici e
Patrimonio
arch. Mauro Mericco

Vicolo F. Maggi

ESTERNO PIOVE

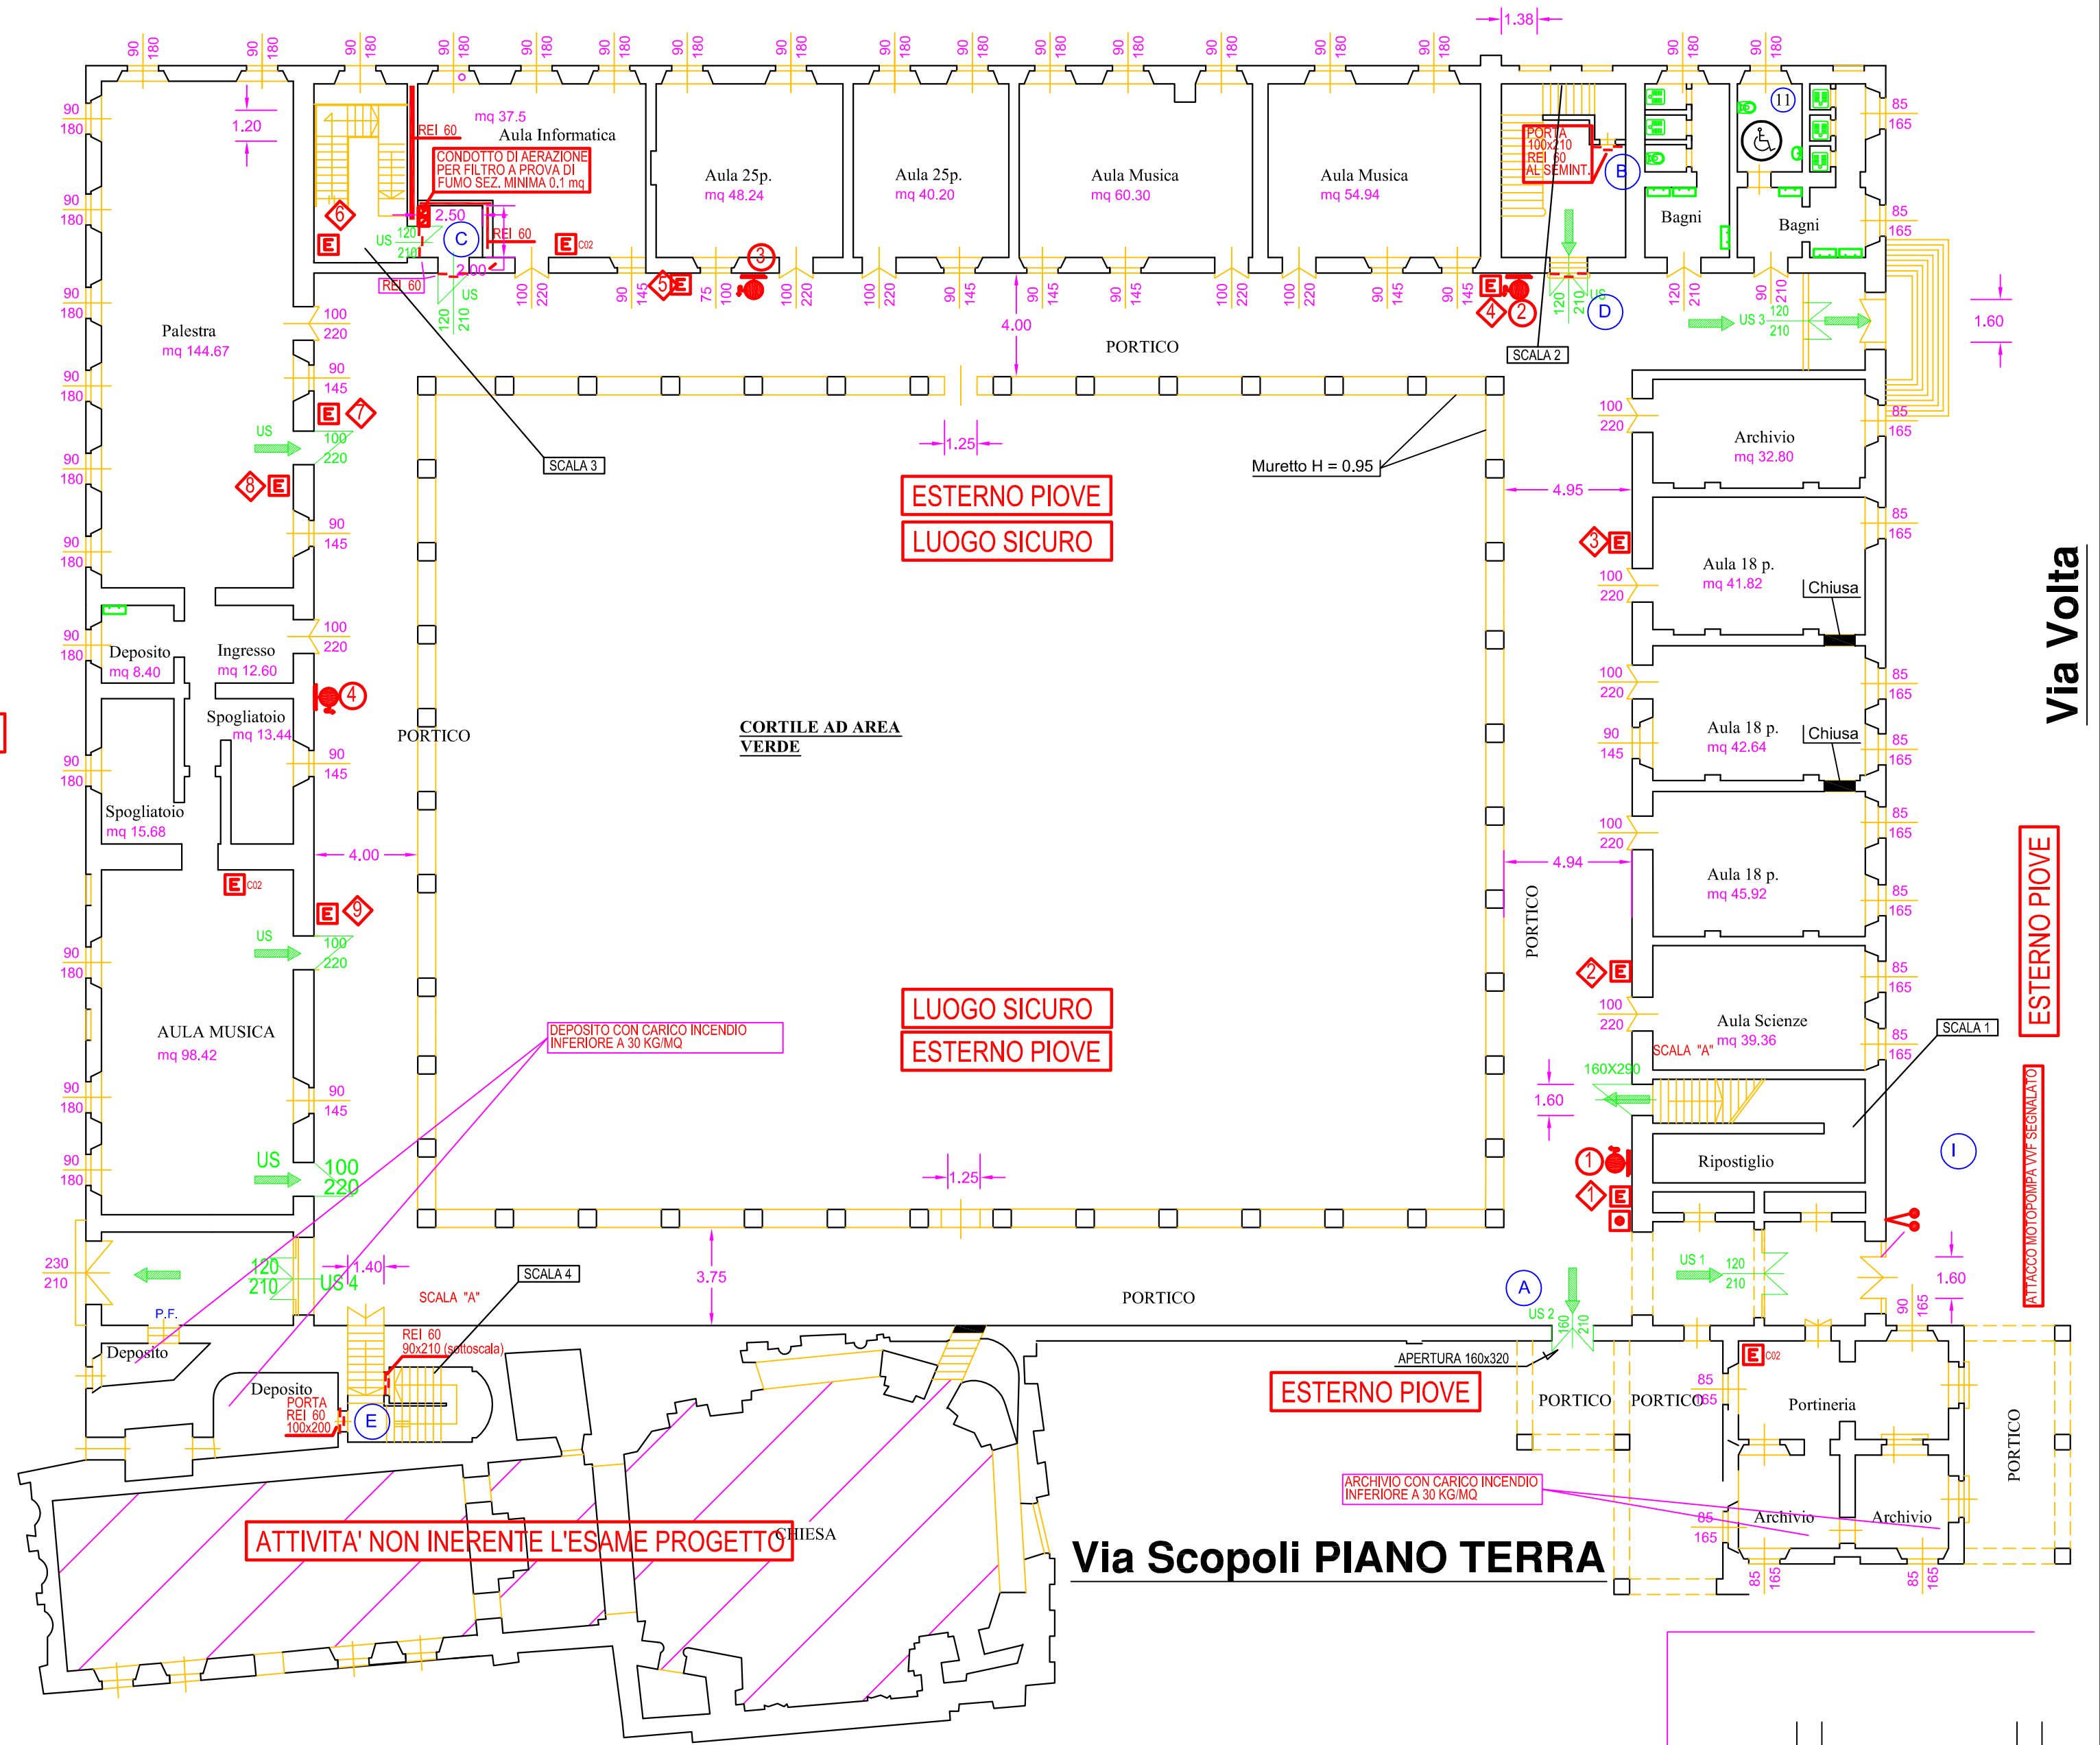

Via Volta

ESTERNO PIOVE

ESTERNO PIOVE

Via Scopoli PIANO TERRA

SEMINTERRATO

