


LEGENDA	
SIMBOLI	DESCRIZIONE
	SCATOLA DERIVAZIONE PRINC. 4 SCOMPARTI
	SCATOLA DERIVAZIONE PRINC. 5 SCOMPARTI
	SCATOLA DERIVAZIONE PRINC. 3 SCOMPARTI
	SCATOLA DERIVAZIONE PRINC. 2 SCOMPARTI
	LAMPADA SICUREZZA 10W SE
	LAMPADA DI EMERGENZA DA INCASSO
	LAMPADA SICUREZZA 8W 1h SE
	PUNTO LUCE AD INCASSO NEL PAVIMENTO
	PUNTO LUCE A PARETE
	PRESA BIPASSO 10/16A IN CUSTODIA IP55
	ATTACCO A MURO PER ALIMENTAZIONE SISTEMA TENSO-STRUTTURA 1 ACCENSIONE
	ATTACCO A MURO PER ALIMENTAZIONE SISTEMA TENSO-STRUTTURA 2 ACCENSIONI
	POZZETTO PER DISTRIBUZIONE SERVIZI E AUSILIARI dim. 500x500x500mm
	LAMPADA SICUREZZA SA 8W 1h CON FITTOGRAMMA
	POZZETTO PER DISTRIBUZIONE POTENZA E COMANDI dim. 800x800x800mm

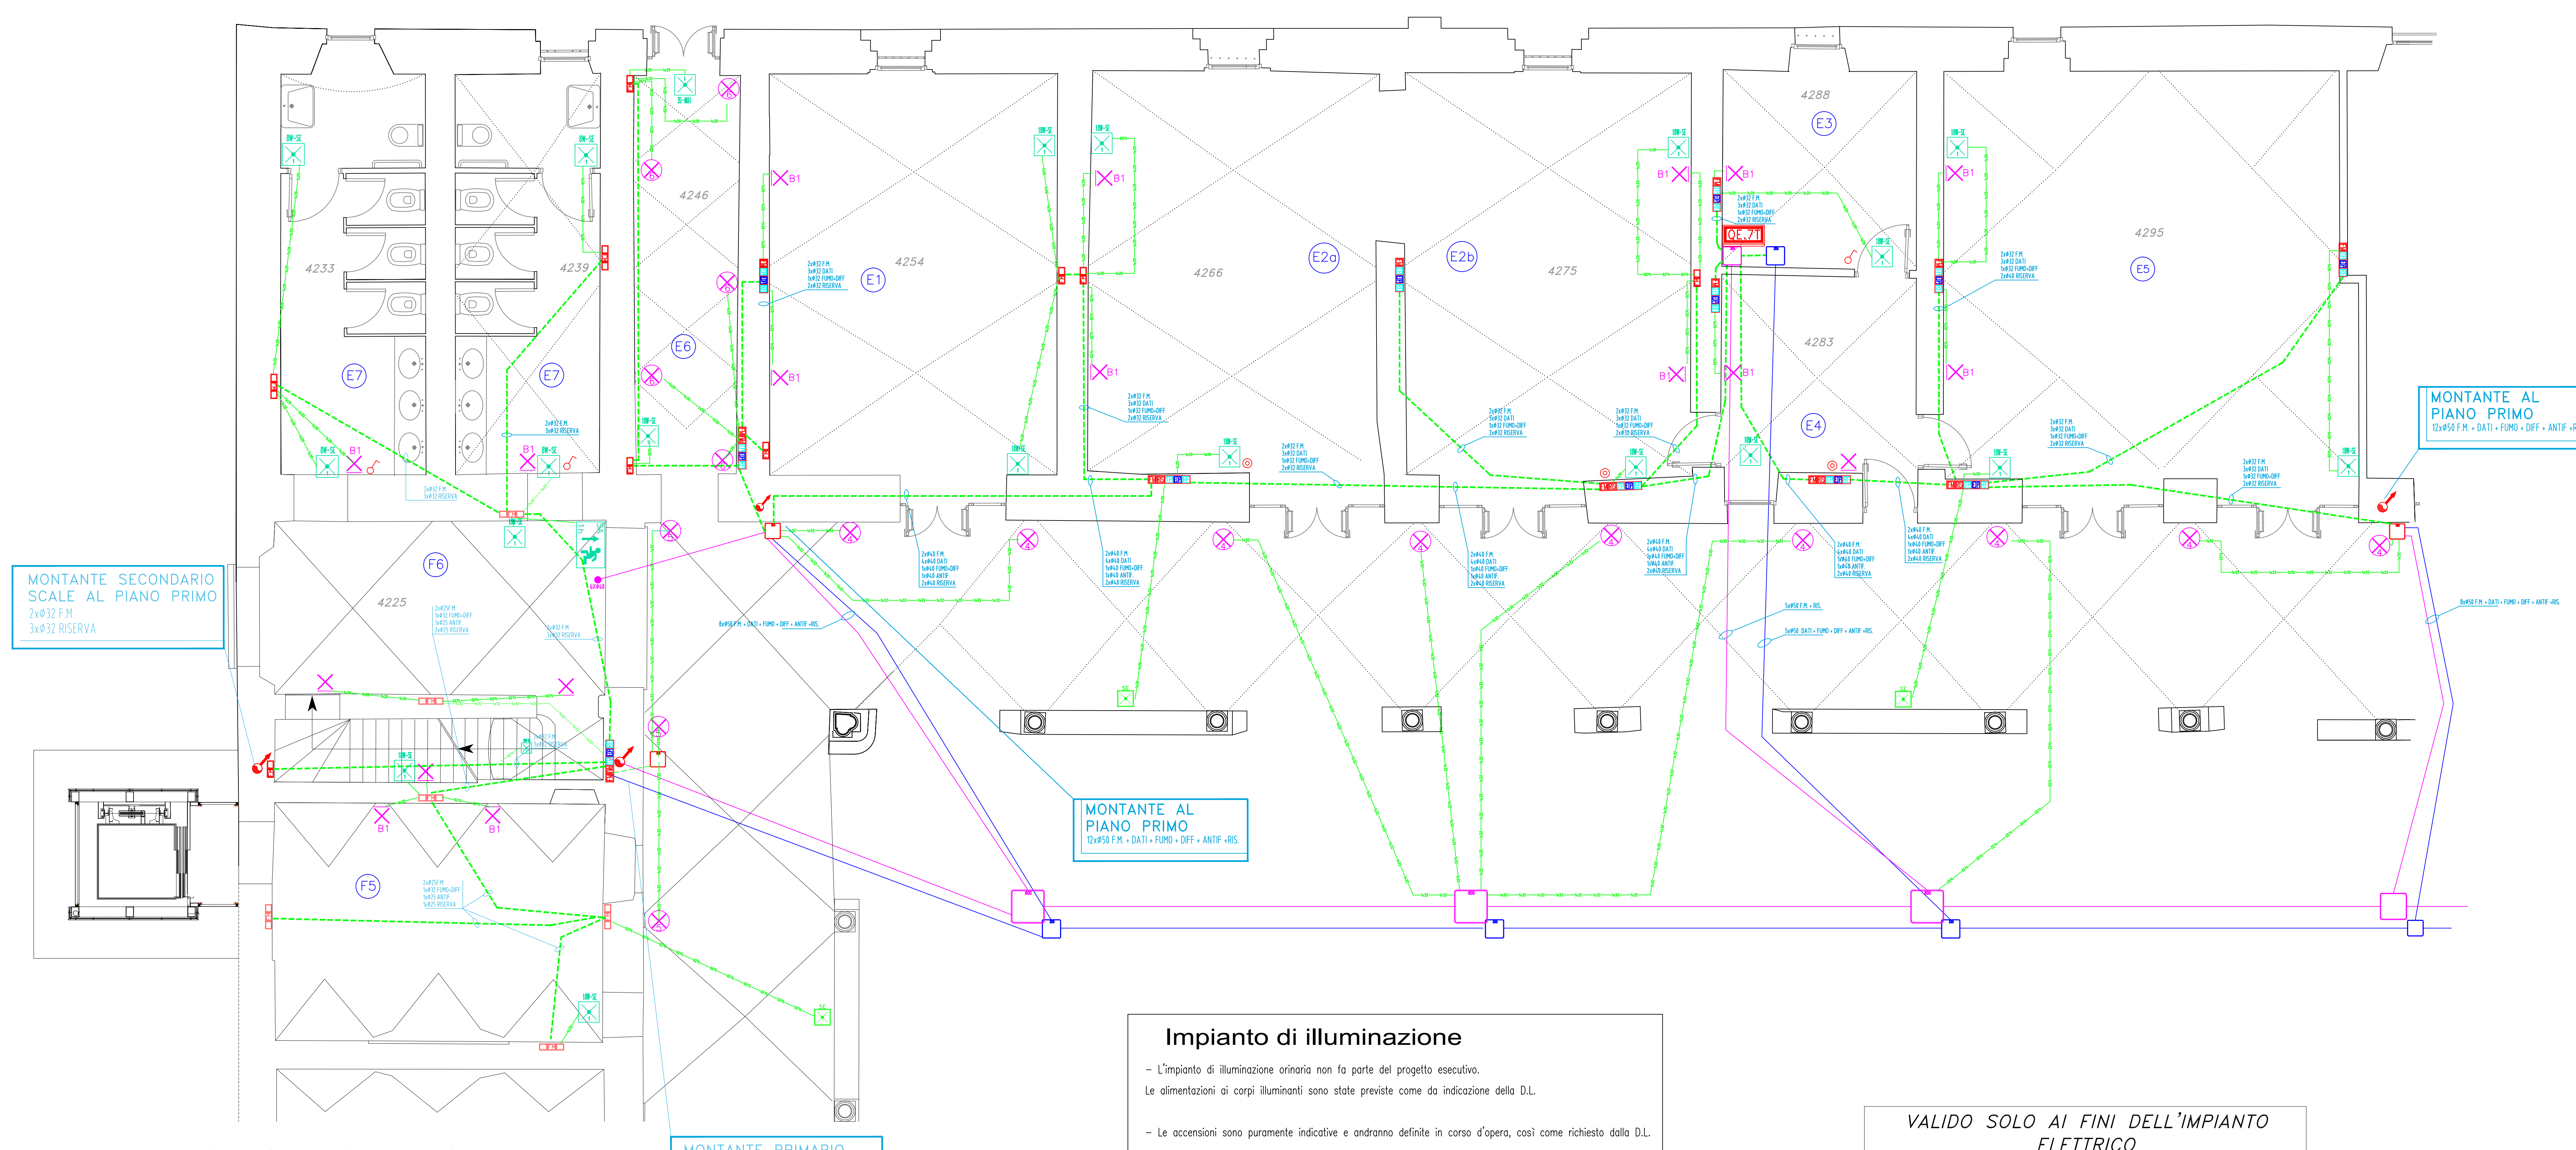

MONTANTE SECONDARIO
SCALE AL PIANO PRIMO
2xø32 F.M.
3xø32 RISERVA

MONTANTE AL
PIANO PRIMO
2xø50 F.M. - DATI - FUMO - DIFF - ANTIF - RIS

MONTANTE AL
PIANO PRIMO
2xø50 F.M. - DATI - FUMO - DIFF - ANTIF - RIS

MONTANTE PRIMARIO
SCALE AL PIANO PRIMO
3xø32 RISERVA
MONTANTE PRIMARIO
AL PIANO INTERRATO
3xø32 RISERVA

pianta piano terra

Impianto di illuminazione

- L'impianto di illuminazione ordinaria non fa parte del progetto esecutivo.
Le alimentazioni ai corpi illuminanti sono state previste come da indicazione della D.L.

- Le accensioni sono puramente indicative e andranno definite in corso d'opera, così come richiesto dalla D.L.

VALIDO SOLO AI FINI DELL'IMPIANTO
ELETTRICO

COMUNE DI PAVIA
SETTORE LAVORI PUBBLICI
PROGETTI E DIREZIONE LAVORI PUBBLICI

PIANO PER LE CITTA'

INTERVENTO DI VALORIZZAZIONE E RIQUALIFICAZIONE
DEL COMPLESSO MONUMENTALE DEL MONASTERO DI
SANTA CLARA, EX CASERMA CALCHI, PER LA CREAZIONE
DI UN POLO CULTURALE, COMMERCIALE E TERZIARIO

PROGETTO ESECUTIVO DI RESTAURO DEL MONASTERO DI SANTA CLARA,
EX CASERMA CALCHI QUALE SEDE DELLA BIBLIOTECA MULTIMEDIALE BONETTA
ALA SUD/EST, EST E NORD

Planimetria piano terra Lotto II° con indicazione impianto di illuminazione e illuminazione di sicurezza	ELAB. N. EL-03
Nome file: EL_03-Illuminazione+FM- Piano Terra LZ.dwg	Scala: 1:50
PROGETTAZIONE: Ufficio Tecnico Settore Lavori Pubblici ARCH. VITTORIO PRINA Ufficio Tecnico CO.GE. S.p.A.	
PROGETTO ORIGINARIO: ARCH. VITTORIO PRINA (Ufficio Tecnico Settore Lavori Pubblici), in collaborazione con: - opere Architettoniche: Arch. Rosy Toma, Arch. Enrica Pina; - opere di Consolidamento statico: Prof. Ing. Lorenzo Jurina; - opere impiantistiche: P.I. Roberto Ziliani	
Ufficio Tecnico Settore Lavori Pubblici Piazza Municipio, 2 - 27100 Pavia	
Responsabile del Procedimento Dirigente del settore LL. PP. Ing. Francesco Grecchi	